
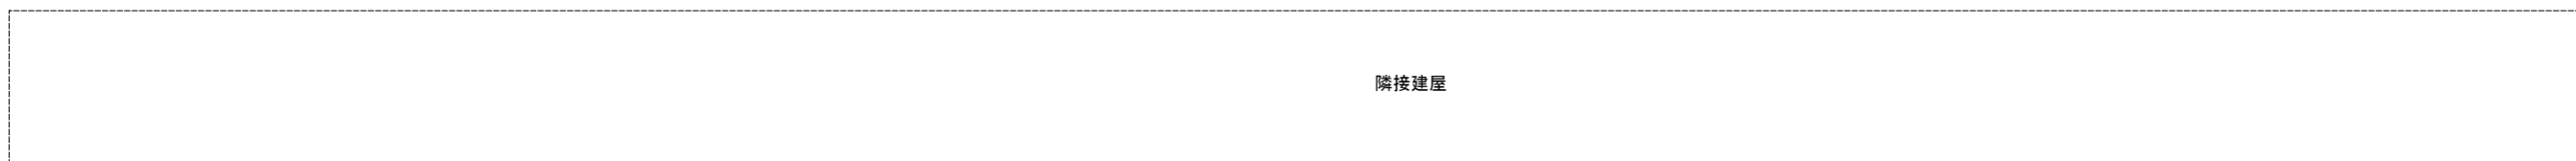
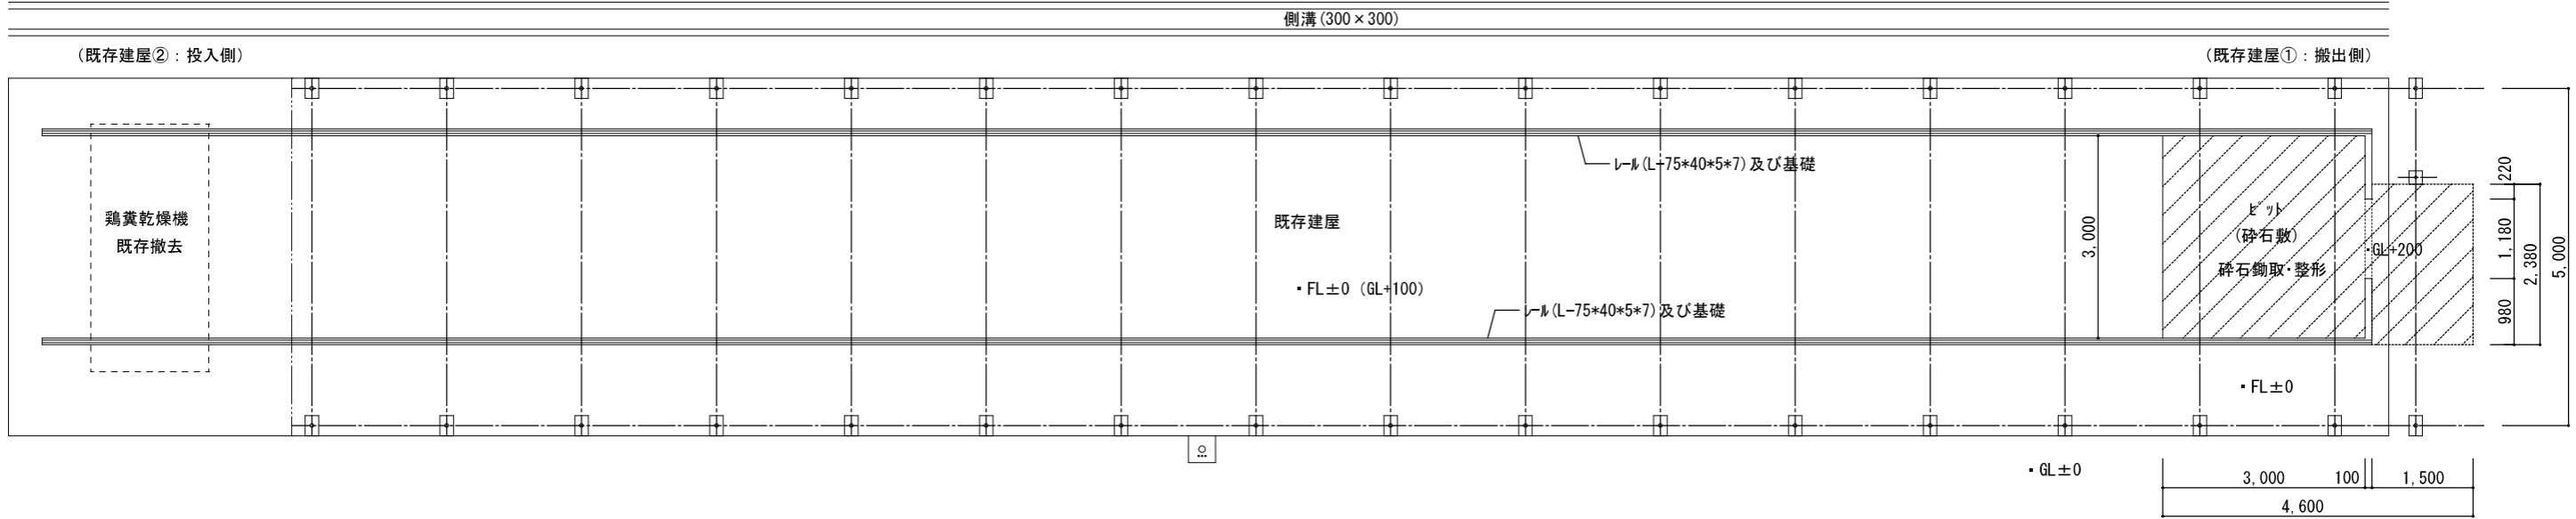


県立上郡高等学校


鶏糞乾燥処理施設改修工事

令和3年度

兵庫県立上郡高等学校

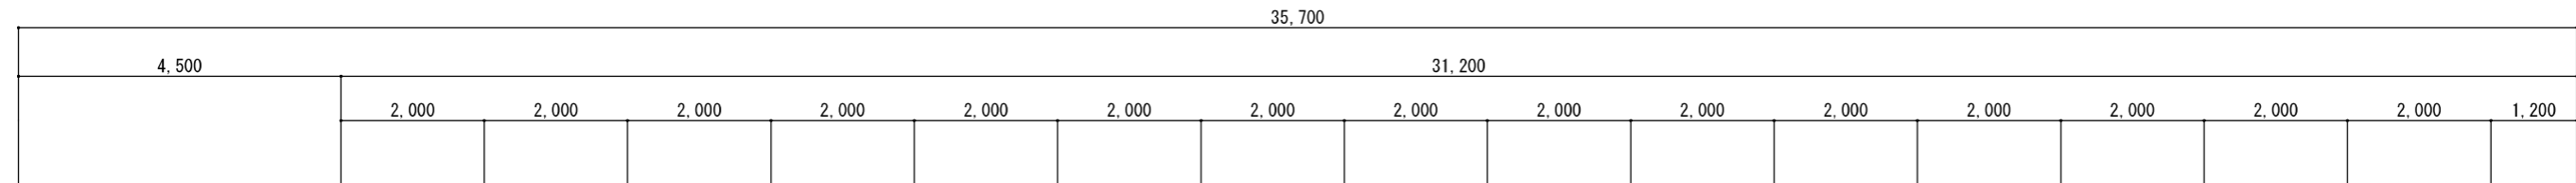


平面図(既存) S=1/100

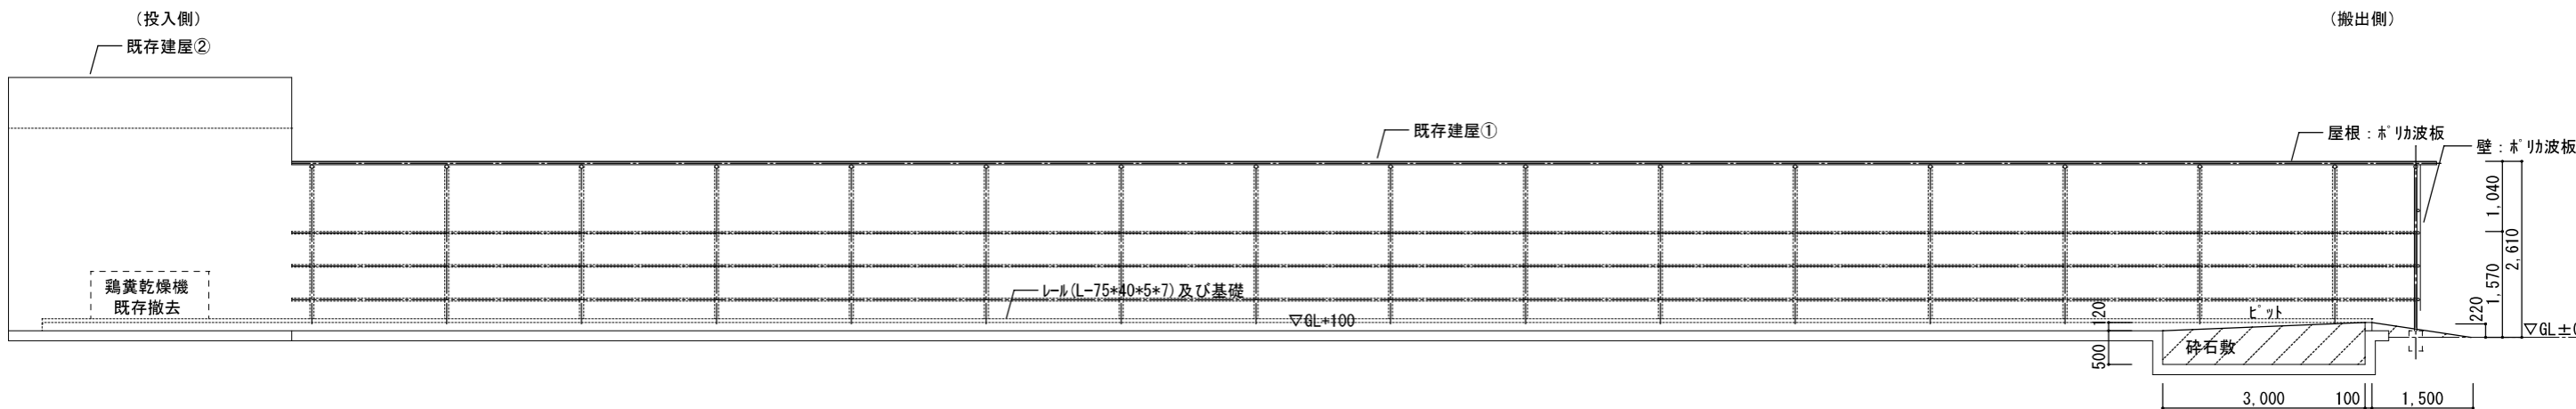

平面図(既存) S=1/100

FL±0=GL+100


県立上郡高等学校鶏糞処理施設改修	
県立上郡高等学校羽山農場	
平面図・断面図(現況)	A-02
縮尺 1/100	A3-100% A4-71%
兵庫 04	

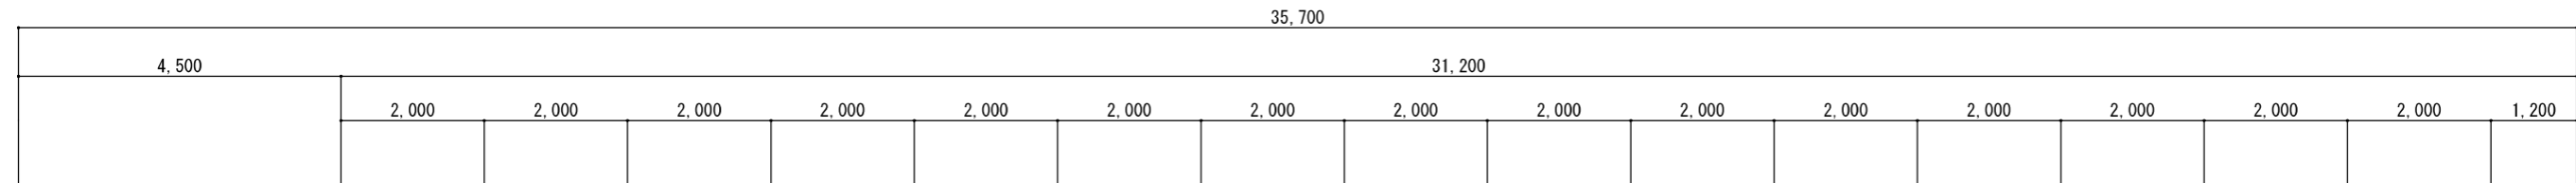

側溝 (300×300)


(既存建屋②：投入側)

(既存建屋①：搬出側)

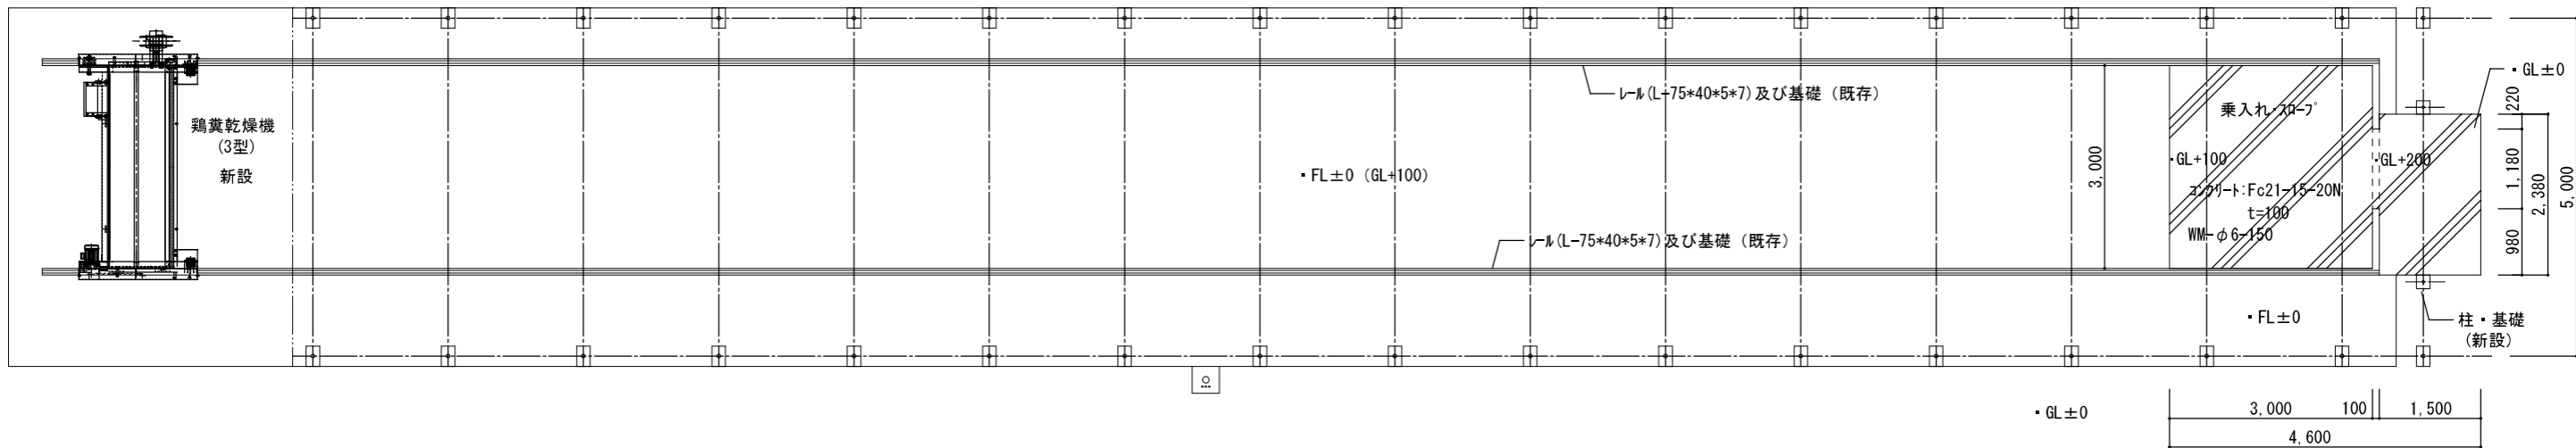

隣接建屋


平面図 (計画) S=1/100

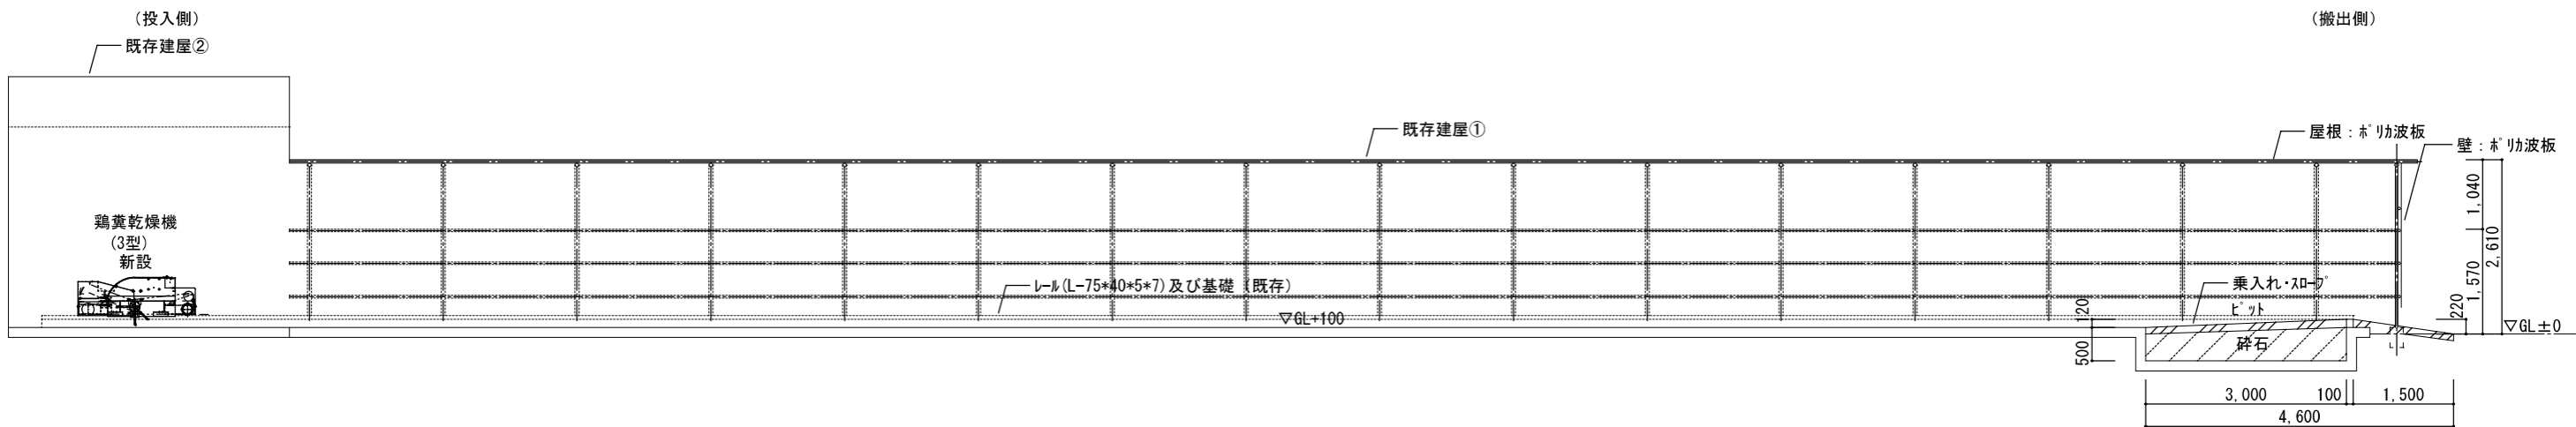


断面図 (計画) S=1/100

FL±0=GL+100

県立上郡高等学校鶏糞処理施設改修	
県立上郡高等学校羽山農場	
平面図・断面図 (計画)	A-03
縮尺 1/100	A4-71%
兵庫 県	04

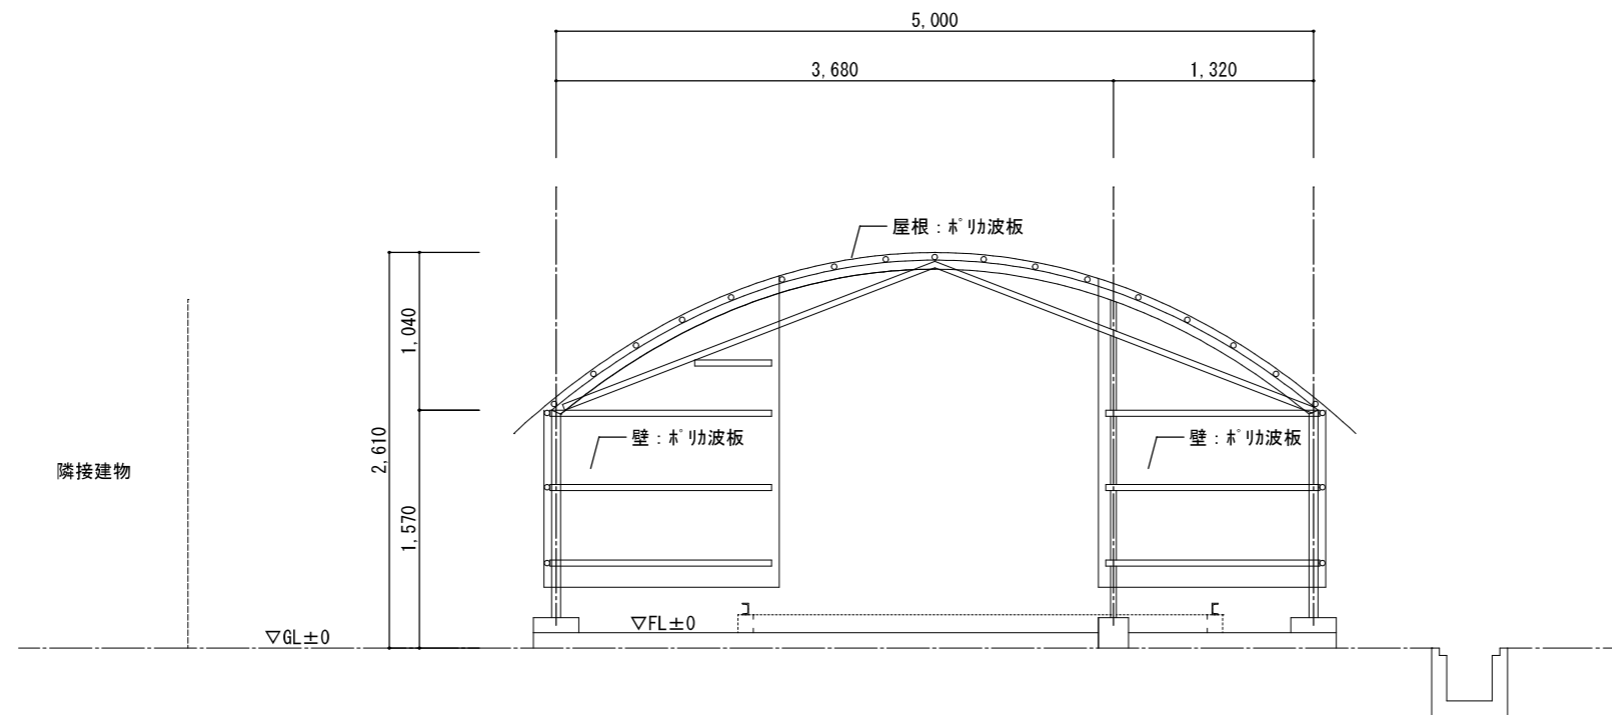




北側立面図(改修前) S=1/50

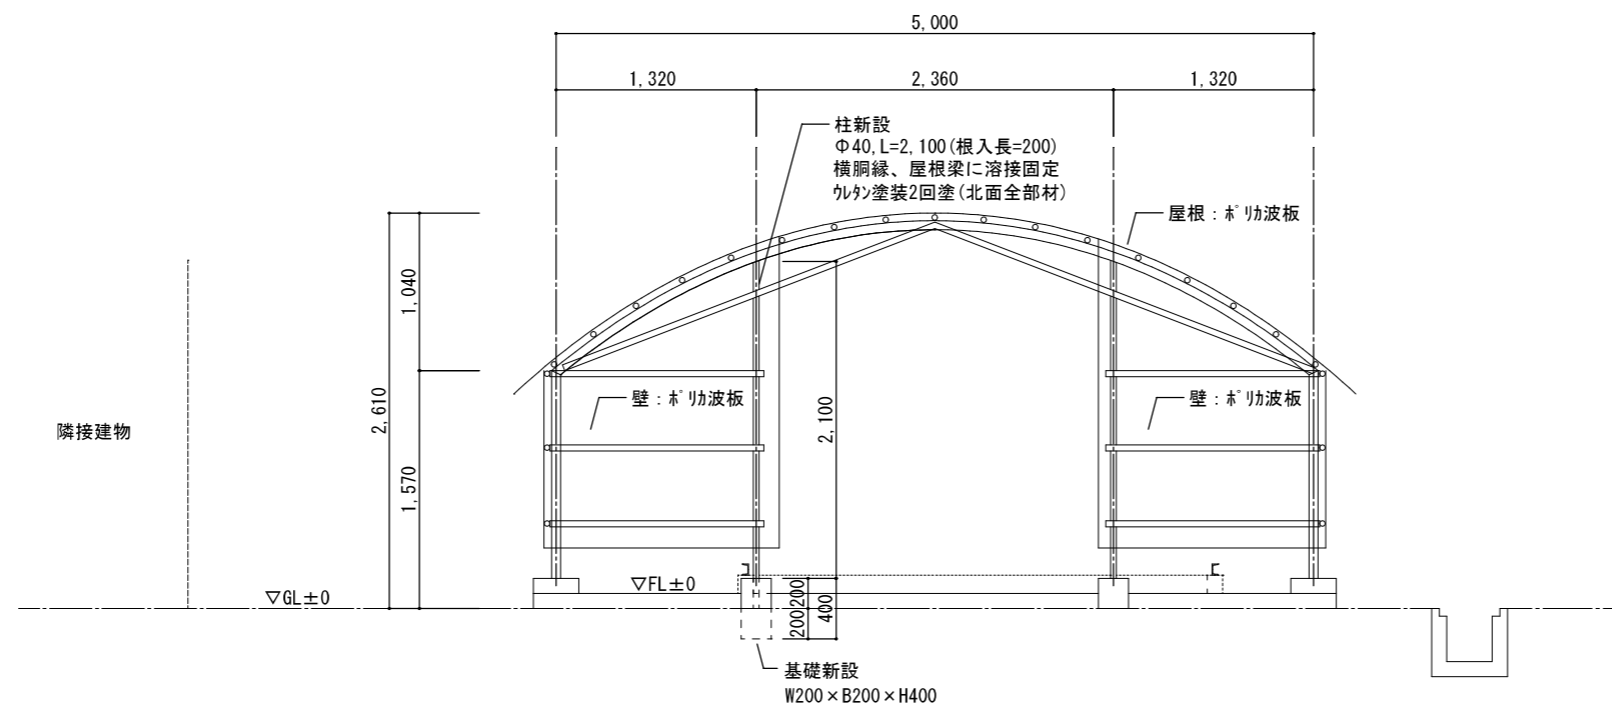


北側立面図(改修後) S=1/50

FL±0=GL+100

県立上郡高等学校養護処理施設改修	
県立上郡高等学校羽山農場	
北側立面図(現況・封画)	A-04
縮尺 1/50	04
兵庫 県	

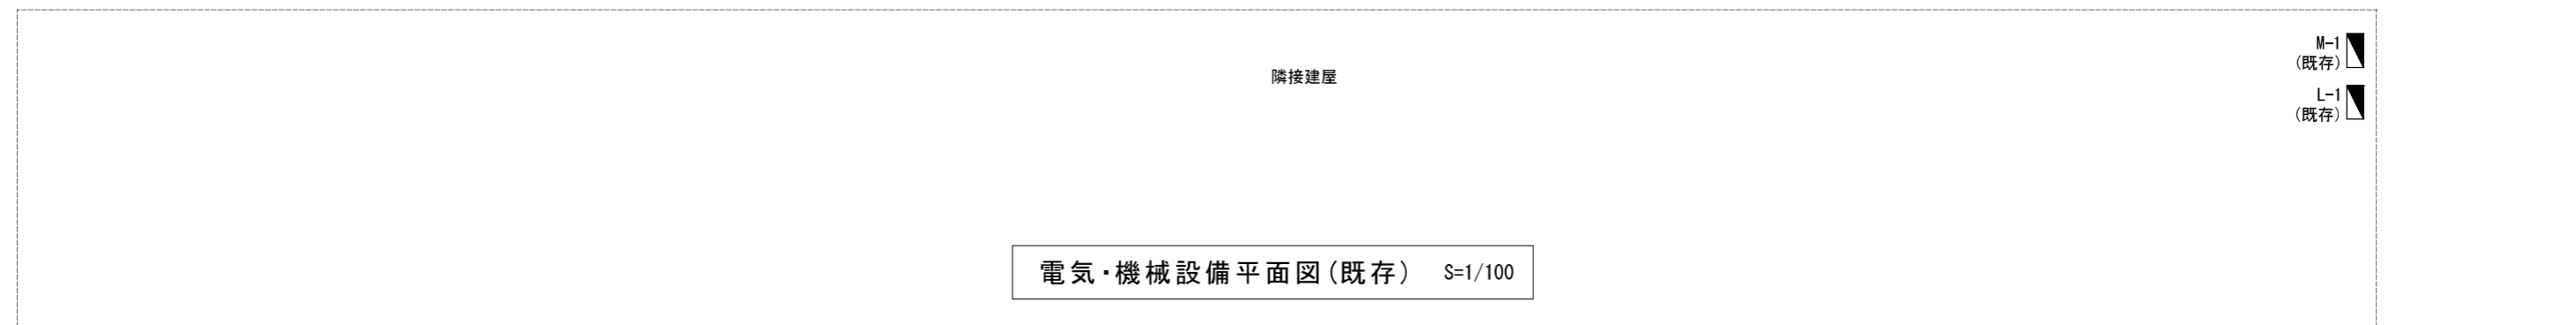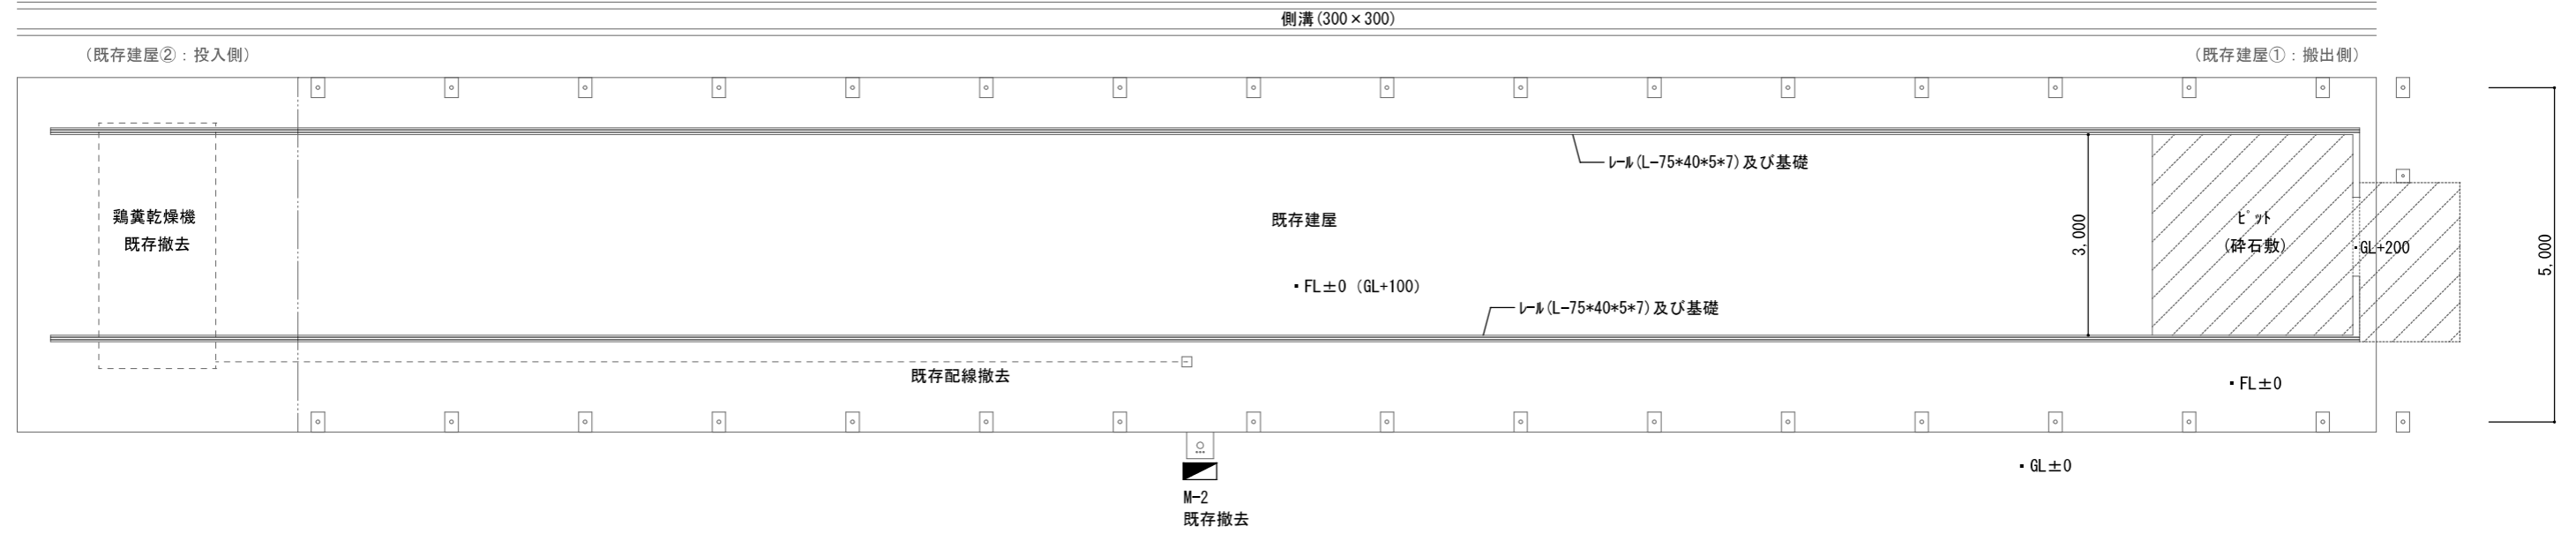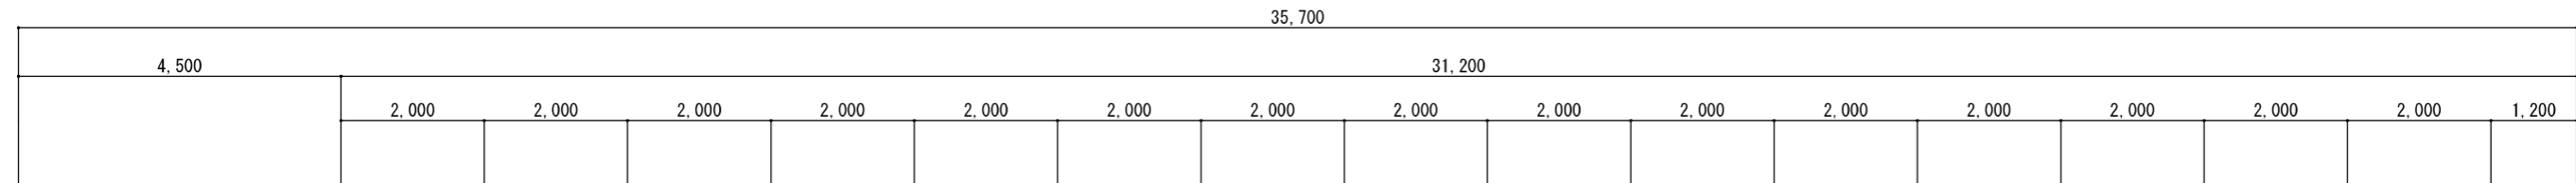




電気・機械設備平面図(既存) S=1/100

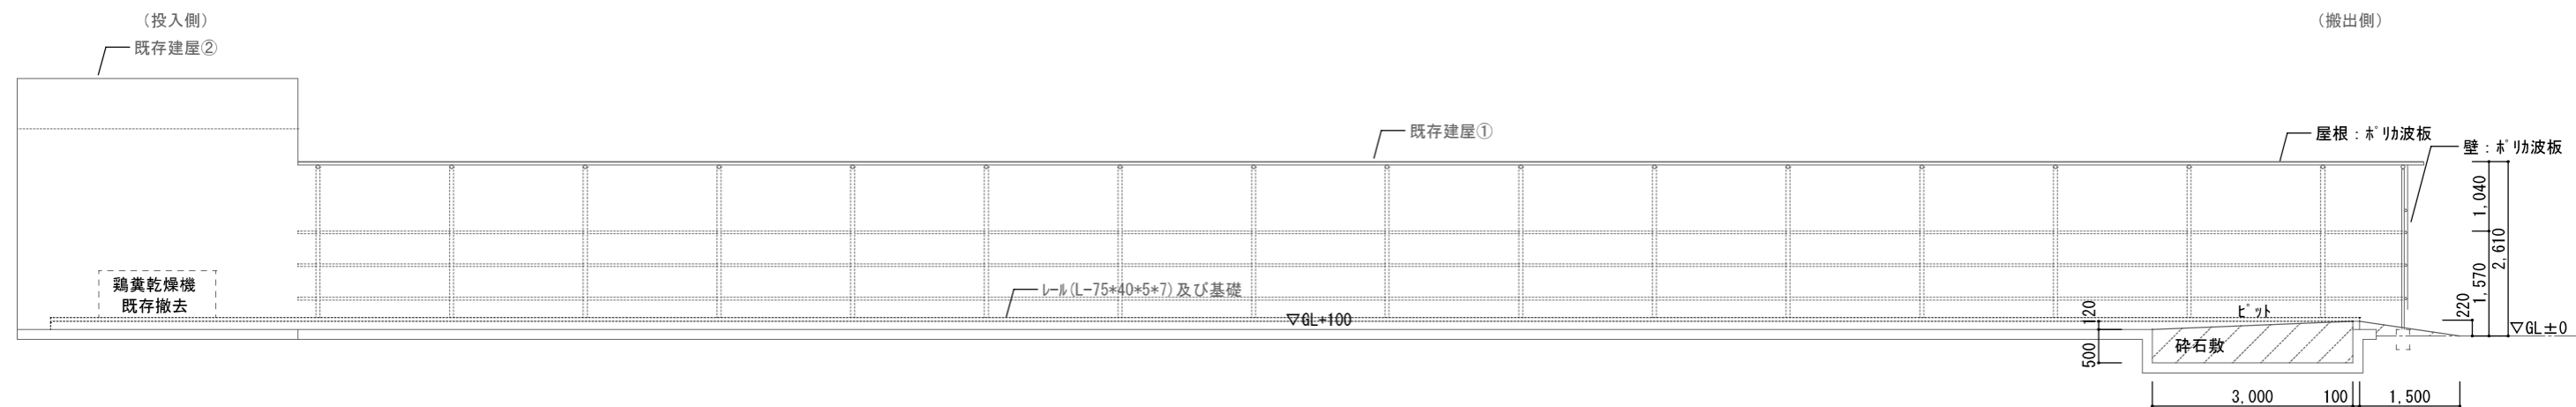


電気・機械設備断面図(既存) S=1/100

FL±0=GL+100


県立上郡高等学校鶏糞処理施設改修	
県立上郡高等学校羽山農場	
電気・機械設備図(既存)	E-01
縮尺 1/100	A3-100% A4-71%
兵庫 県	02

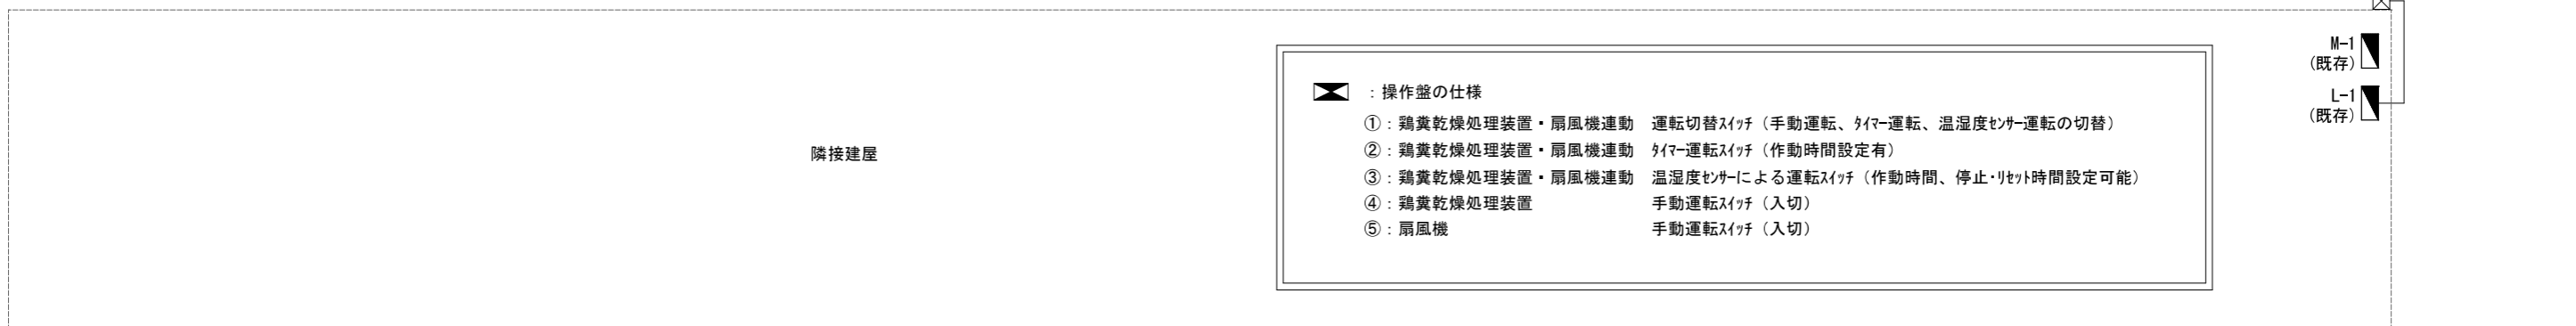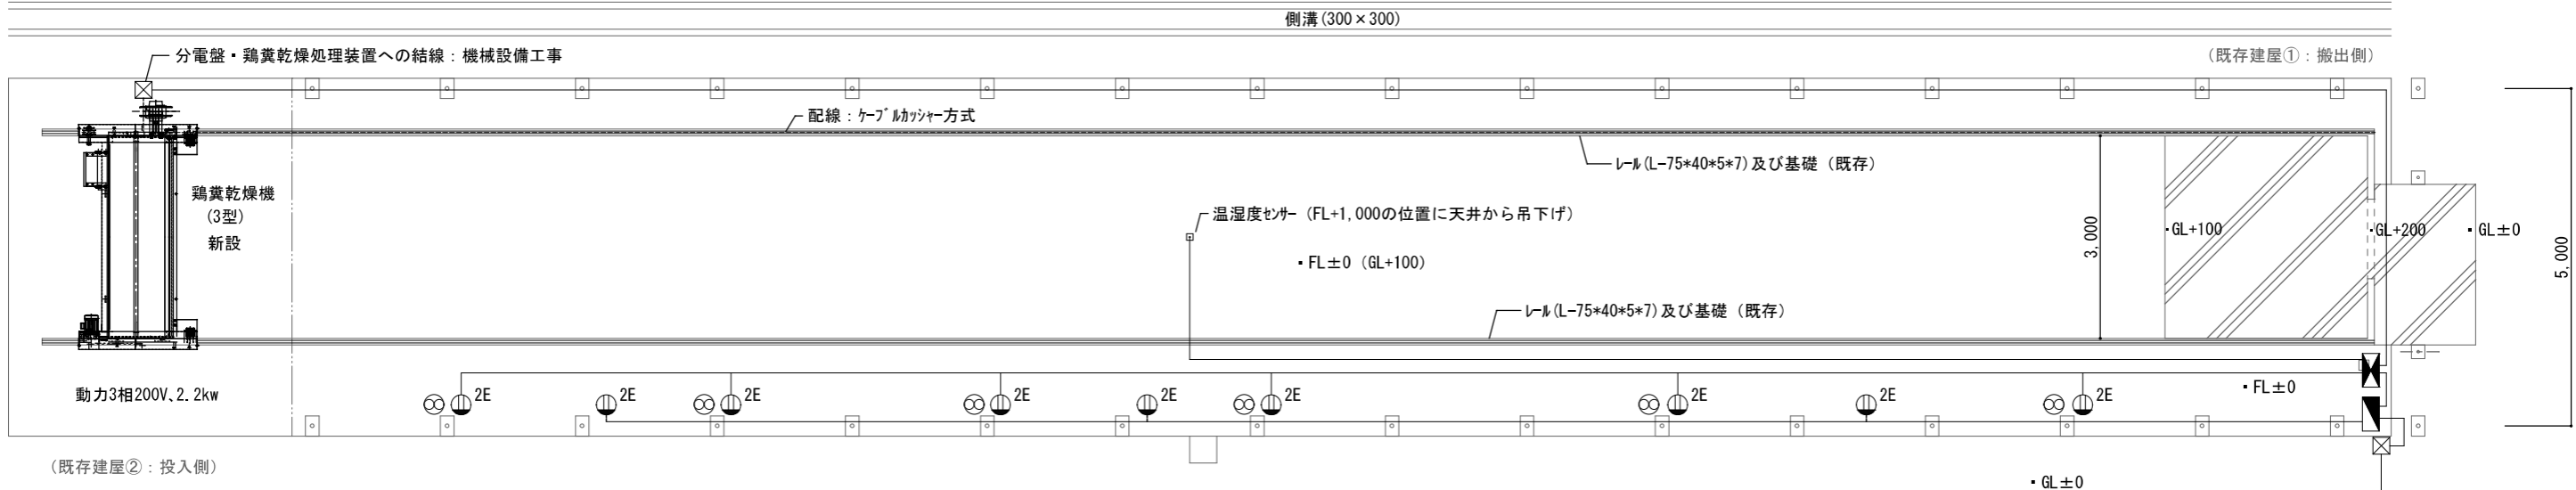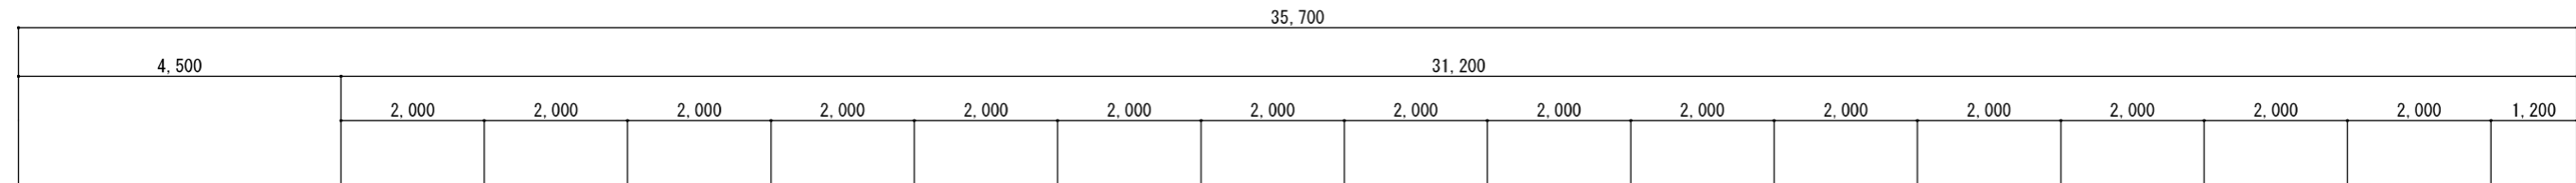


電気・機械設備平面図 (計画) S=1/100

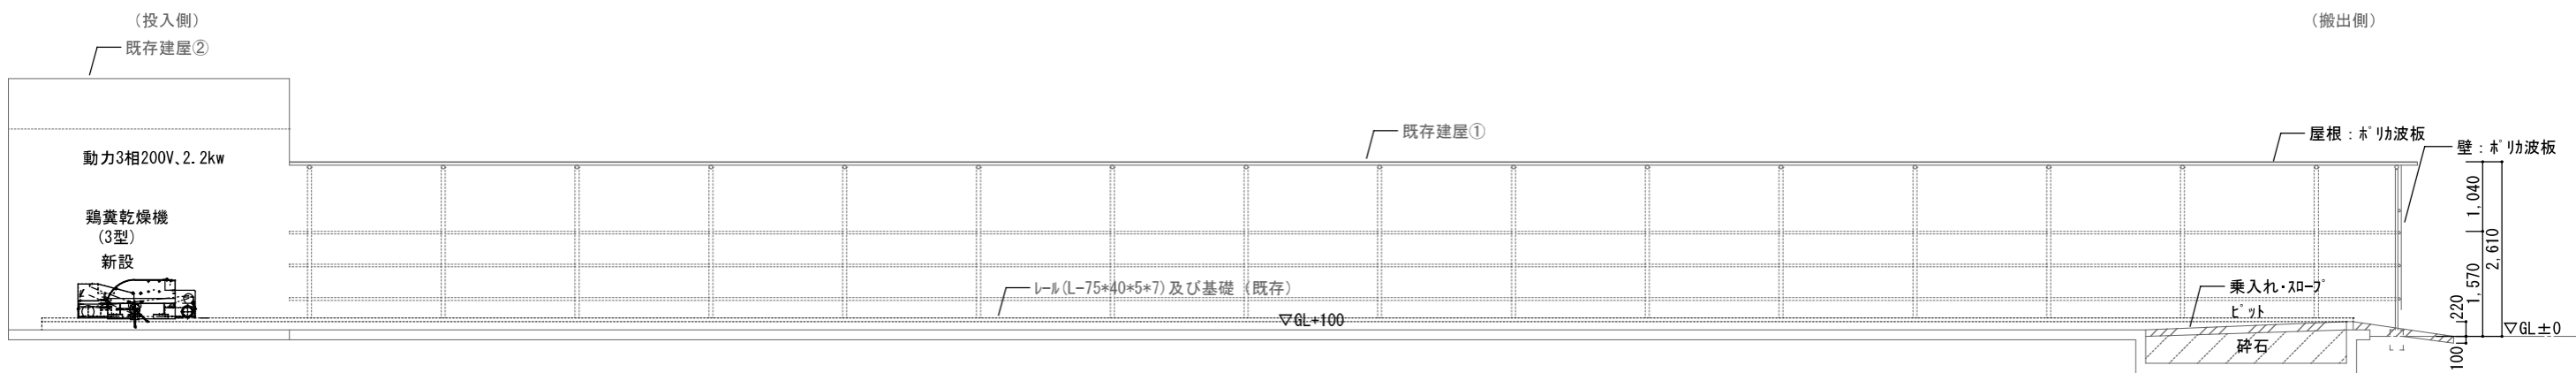

電気・機械設備断面図 (計画) S=1/100

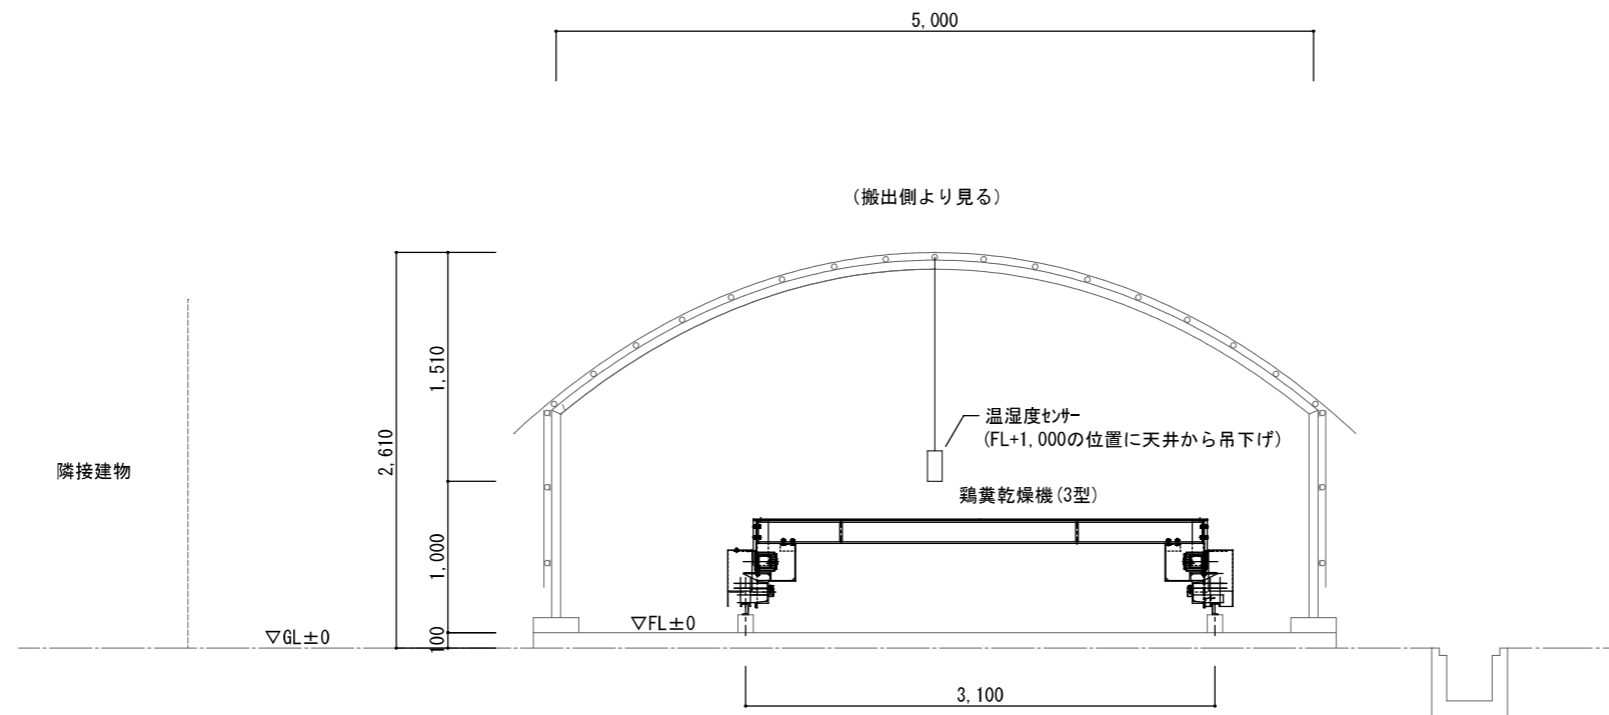

断面図 (中央部・改修後) S=1/50

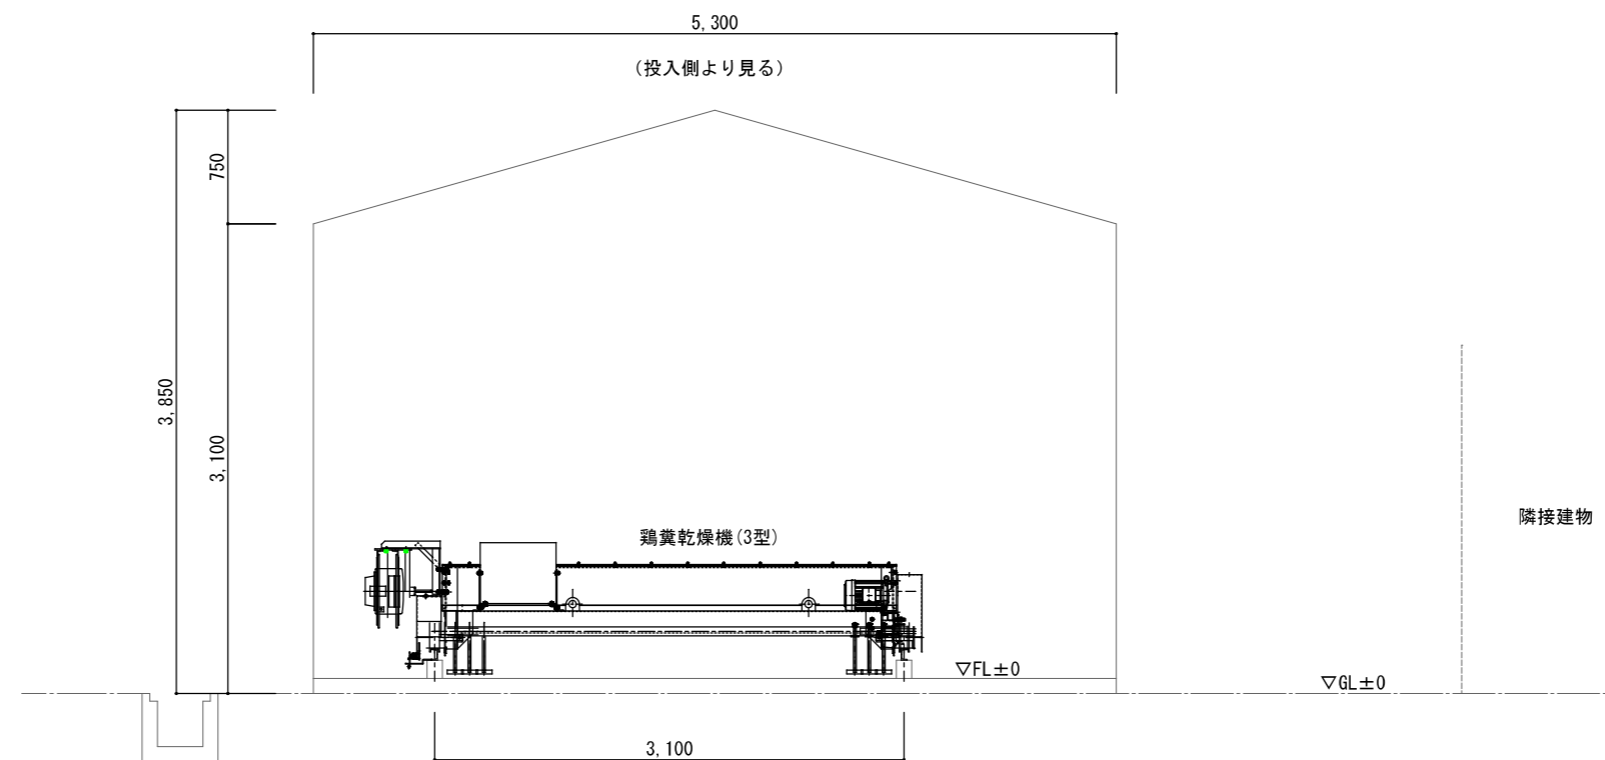


断面図 (投入側・改修後) S=1/50

FL±0=GL+100

県立上郡高等学校鶏糞処理施設改修	
県立上郡高等学校羽山農場	
断面図	E-03
縮尺 1/50	03
兵庫県	

番号	名称	仕様
1	攪拌モーター	2.2kW
2	攪拌主軸ハ [°] 17	φ 60.5
3	攪拌棒	32本(ヨビ 2本含む)
4	攪拌シャフト	φ 60
5	走行モーター	0.2kw
6	走行シャフト	φ 40
7	車輪	φ 190xφ 150x66
8	制御盤	W500xH400xD200
9	投入端リミット	WLC A12-2
10	搬出端リミット	WLC A12-2
11	岡田式乾燥装置	3型

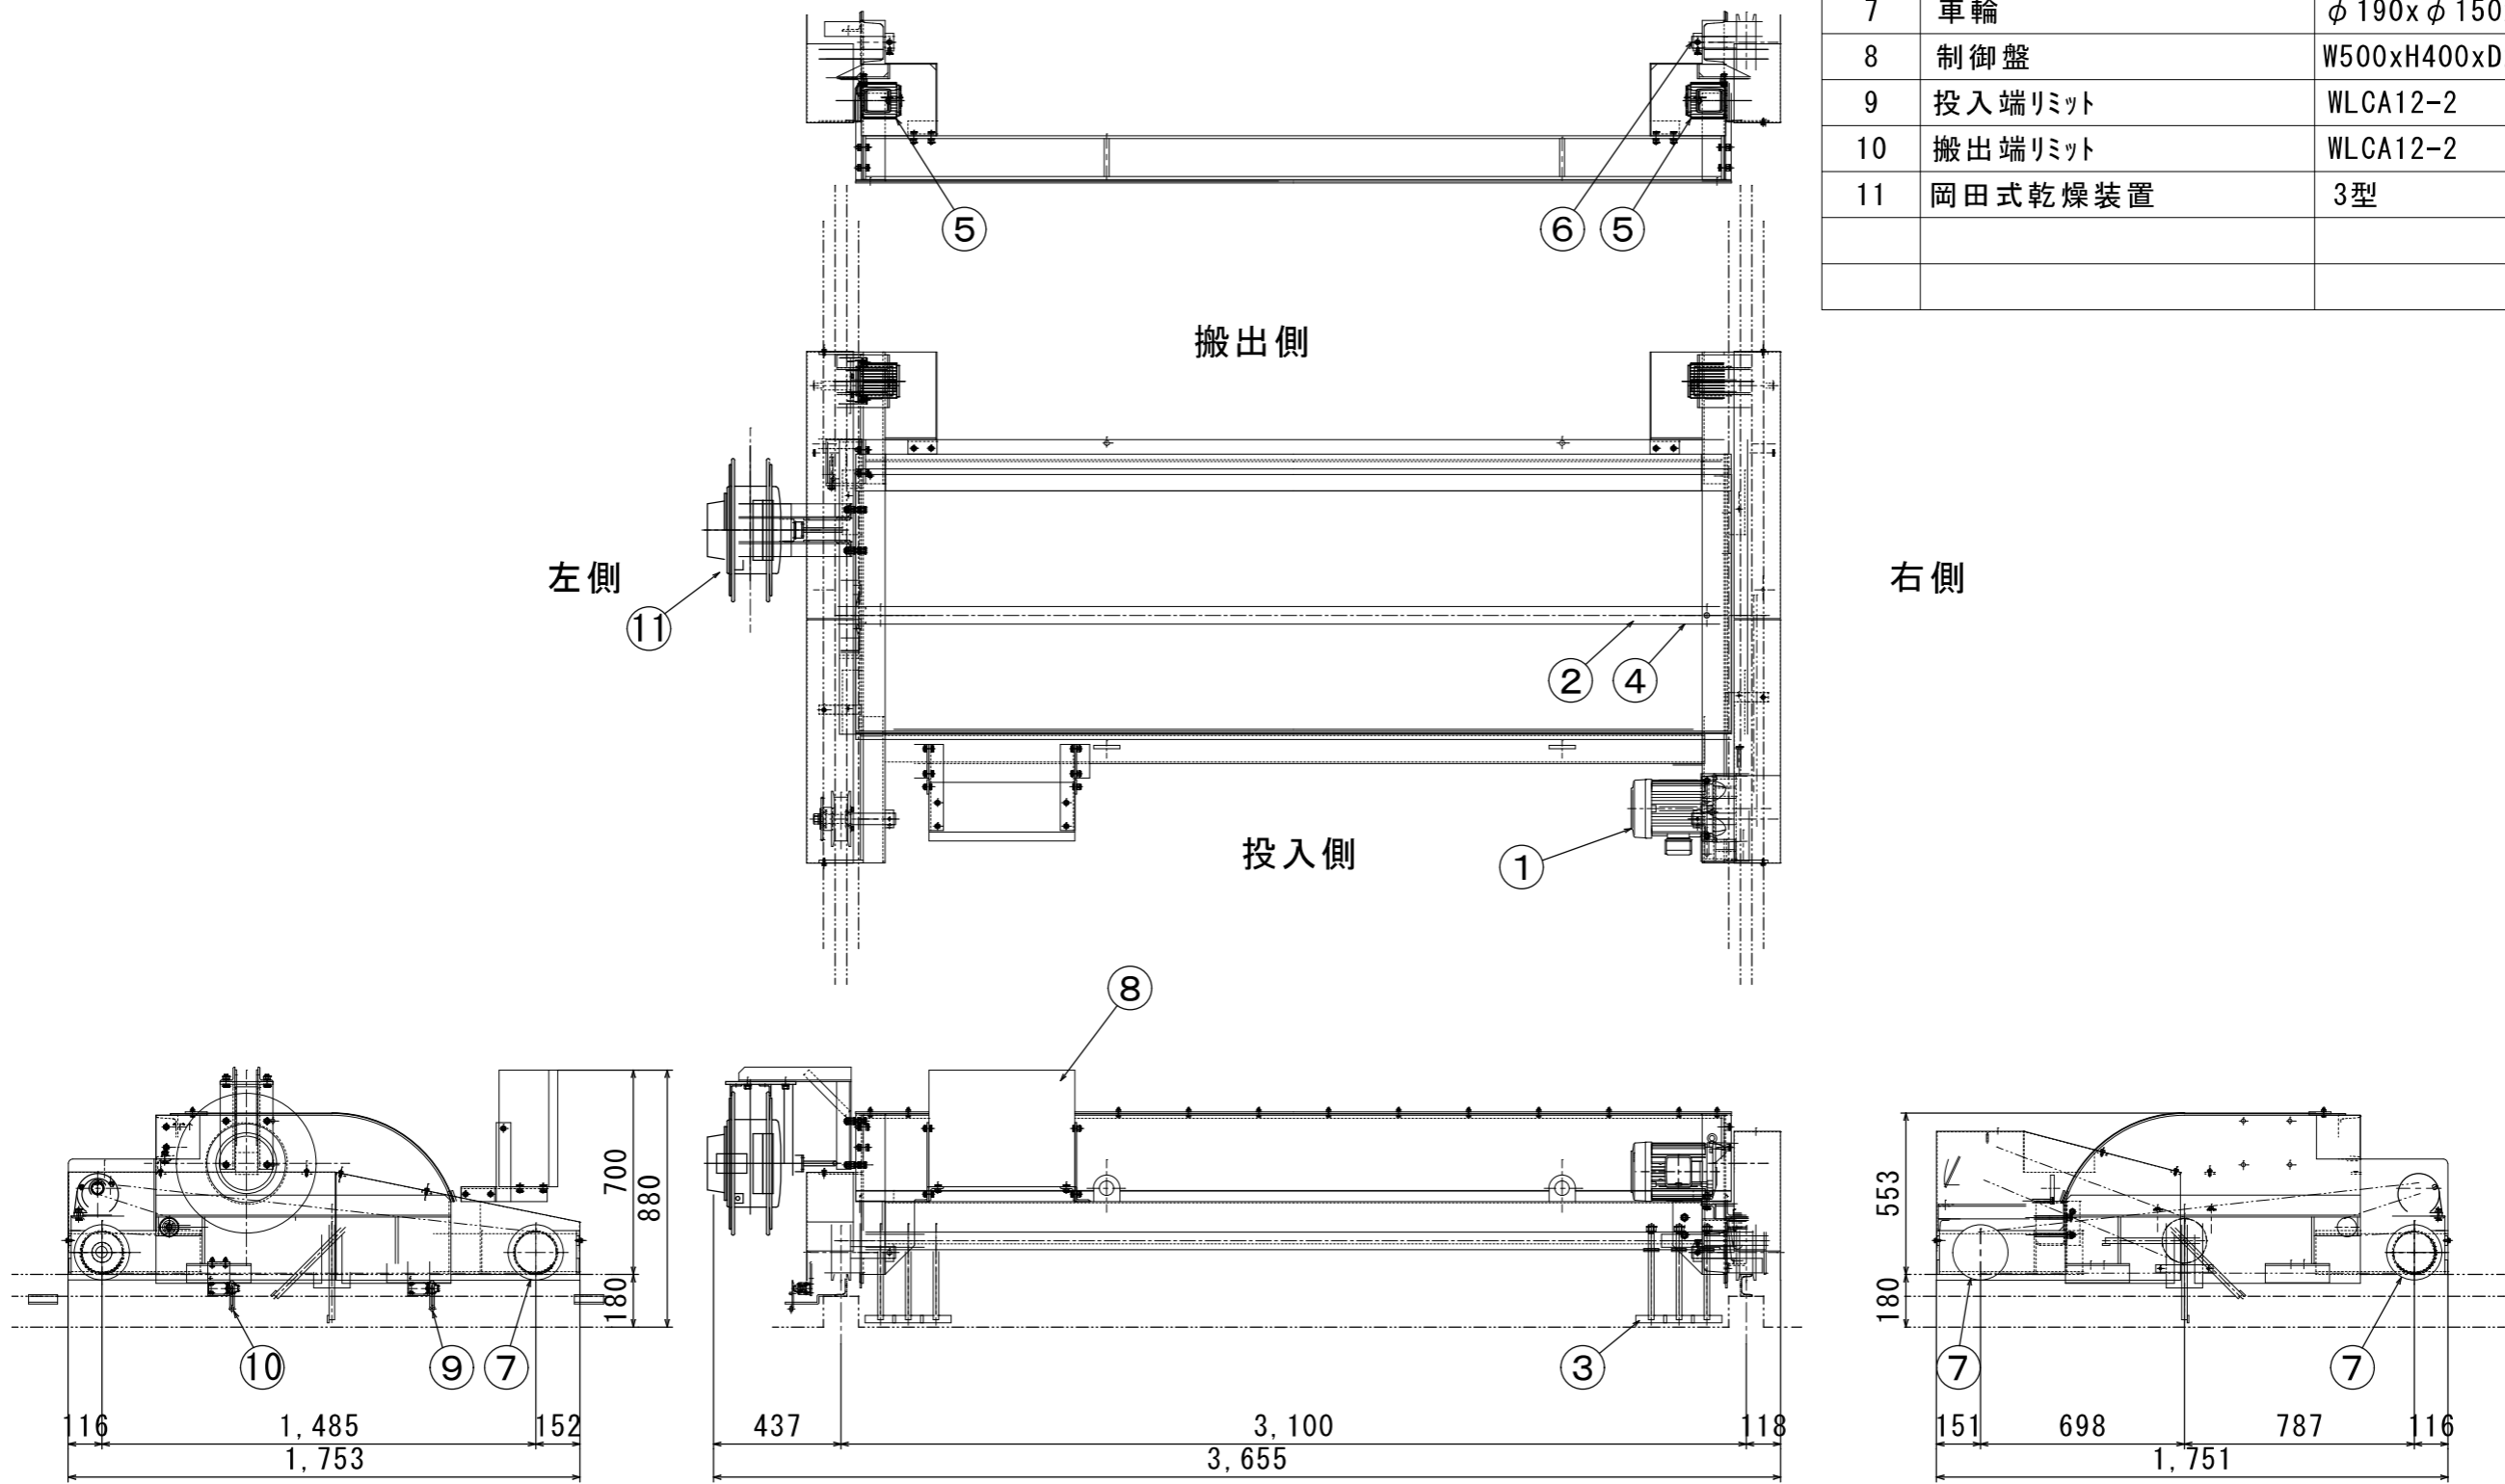

乾燥処理装置詳細図

S=1/25